


Схема расположения мебели и оборудования

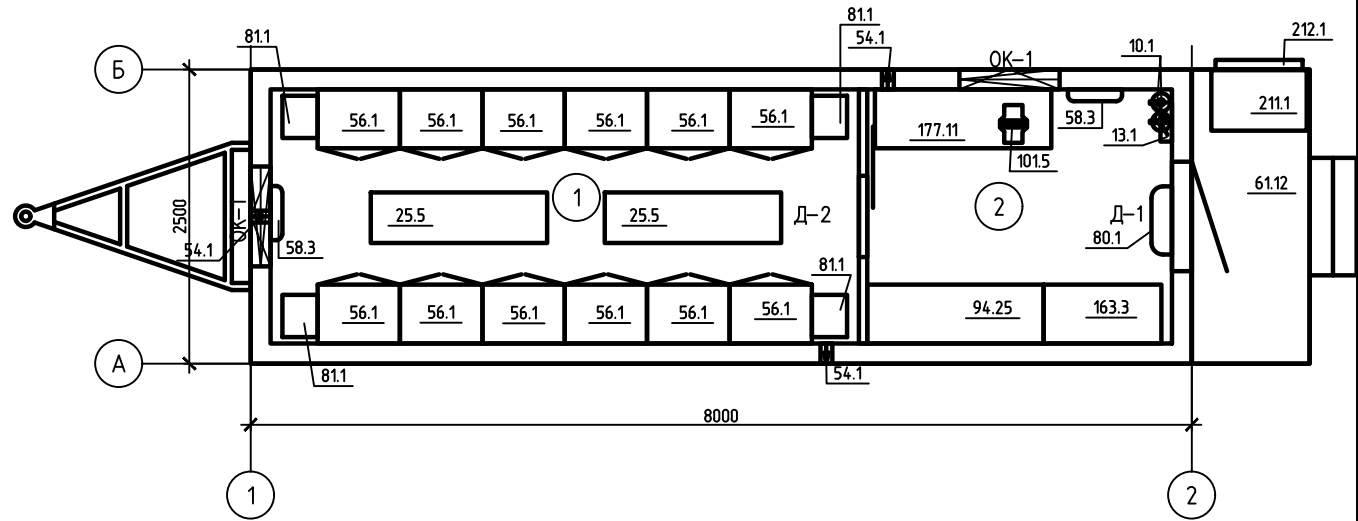

Спецификация элементов

Поз.	Наименование	Кол.
10.1	Огнетушитель ОП-4	2
13.1	Щит ОЩВ	1
25.5	Скамья без спинки 1500х430х450	2
54.1	Вентилятор вытяжной WКУ	3
56.1	Шкаф металлический ВШС-2(700х500х1950)	12
58.3	Кондентор Ballu Enzo BEC/EZMR, P=1кВт	2
61.12	Площадка входная с лестницей (выкатная)	1
80.1	Тепловая завеса Daire HT 306,P=3кВт	1
81.1	Тепловентилятор Daire ТВ 3/6	4
94.25	Стеллаж металлический (1500х500х1500) трехъярусный	1
101.5	Тиски слесарные ТСМ 180	1
163.3	Шкаф для инструмента (1000х500х800)	1
165.4	Залпасное колесо	1
177.11	Стол слесарный одноумбовый с выдвигаемым ящиком(1500х500х800)	1
211.1	Ящик для песка (810х515х850)	1
212.1	Щит пожарный открытого типа(укомплектованный)	1

* завод изготовитель вправе менять марку оборудования, не ухудшая технических характеристик.

Спецификация элементов заполнения оконных проемов

Поз.	Обозначение	Наименование	Кол-во, шт.
1	OK-1	ОС-9.4-8.5-2П-по-Проз(МАСО)/с2 москитной сеткой/4М1-10Аг-4М1-10Аг-4И	2

Спецификация элементов заполнения дверных проемов

Поз.	Обозначение	Наименование	Кол-во, шт.
1	Д-1	ДМ 20-9П	1
2	Д-2	ДГ-Р 20.3-13.8 (ЛДСП-ольха-22) П	1

Ведомость отделки помещений.

Наименование или номер помещения	Вид отделки элементов интерьеров		
	Потолок	Стены или перегородки	Пол
1	Лист оцинк. бесцв t=0.7 мм	Лист оцинк. бесцв t=0.7 мм	Линолеум полукommerческий
2			Лист алюмин. рифленый t=1.5 мм

М-К1-С-12-ВСОИ-0021-28

ЗМ "Сушилка-инструменталка"

Изм.	Кол.уч.	Лист	№ док.	Подп.	Дата
Инженер				Лакомова	
Продерил				Михель	
Н.контр.					
Согласовано Таиров					

Стадия	Лист	Листов

Схема расстановки мебели и оборудования

ООО "Сургутмебель"