


Схема расположения мебели и оборудования

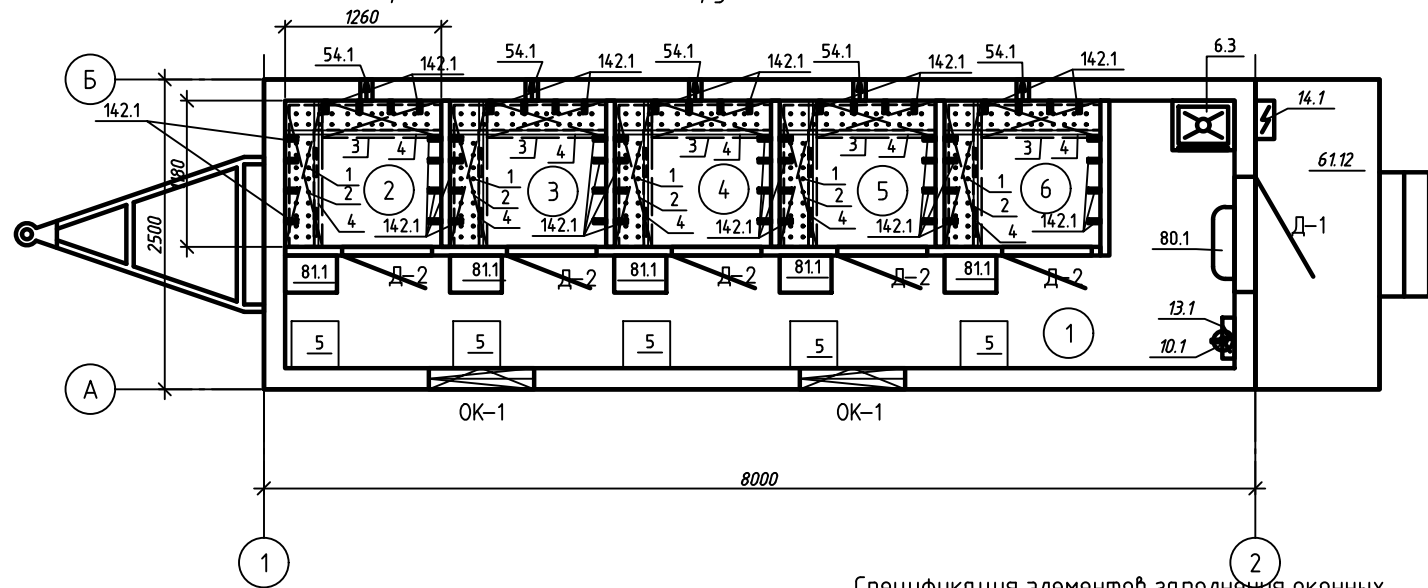

Спецификация элементов

Поз.	Наименование	Кол.
6.3	Мойка с подогревом 1.25кВт, "Вихрь" или аналог	1
10.1	Огнетушитель ОП-4	1
13.1	Щит ОЩВ	1
14.1	Щит ЩРМ	1
54.1	Вентилятор вытяжной WCU	5
61.12	Площадка входная с лестницей (выкатная)	1
80.1	Теплобавка Daige HT 306.P=3кВт	1
81.1	Тепловентилятор Daige ТВ 3/6	5
14.2.1	Крючок для одежды	60
165.4	Запасное колесо	1
1	Вентиляционный канал с отверстиями для сушки обуви	
2	Полка для касок и руковиц на высоте 1750мм, В=300мм	
3	Полка для обуви на высоте 400мм, В=300мм	
4	Штанга с кронштейнами для сушки одежды на высоте 2000мм от пола	
5	Складное сиденье	5
	Плечики для одежды (р-р 54)	30
	Решетка вентиляционная дверная 400(L)х150(В)мм (2-х стор)	2
	Термостат (установлен в сушильной кабине)	5

* завод изготовитель вправе менять марку оборудования, не ухудшая технических характеристик.

Спецификация элементов заполнения оконных проемов

Поз.	Обозначение	Наименование	Кол-во, шт.
1	ОК-1	ОС-9.4-8.5-2П-по-Проз(МАСО)/С 2 москитной сеткой/4М1-10Аг-4М1-10Аг-4И	2

Ведомость отделки помещений.

Наименование или номер помещения	Вид отделки элементов интерьера		
	Потолок	Стены или перегородки	Пол
1	Лист оцинк. бесцв t=0.7 мм	Лист оцинк. бесцв t=0.7 мм	Лист алюмин. рифленый t=1.5 мм
2			
3			
4			
5			
6			

Спецификация элементов заполнения дверных проемов

Поз.	Обозначение	Наименование	Кол-во, шт.
1	Д-1	ДМ 20-9П	1
2	Д-2	ДГЩ 20,Э-7,Э Л (ольха)	5

М-К1-С-12-ВСОД-0030-03

ЗМ "Сушилка"

Изм.	Кол. уч.	Лист	№ док.	Подп.	Дата	Стадия	Лист	Листов
Инженер		Лакомова						
Проверил		Михель						
Н.контр.								
Согласовано		Таиров				Схема расстановки мебели и оборудования		

Согласовано

Взам. инв. №

Подп. и дата

Инв. № подл.