


Спецификация элементов

Поз.	Наименование	Кол.
1.1	Кровать однарусная 700x2000мм с рундуком	2
2.7	Шкаф с полками для одежды встроенный (800x490x2000)	2
4.9	Вешалка для одежды с полкой 600x250x170	1
6.3	Мойка с подогревом 1.25кВт, "Вихрь" или аналог	1
7.5	Зеркало 300x450	1
10.1	Огнетушитель ОП-4	1
12.1	Табурет	4
13.1	Щит ОЩВ	1
15.1	Холодильник бытовой, V=165л	1
18.1	Кондиционер оконный	1
19.1	Полка для телевизора 650x650	1
4.1.3	Тумба приставная 400x425x700 (3 выдв. ящика) Арм.12.01. Я	1
54.1	Вентилятор вытяжной WКУ	2
58.3	Кондуктор Ballu Enzo BEC/EZMR, P=1кВт	3
59.1	Полка под кондиционер	1
61.12	Площадка входная с лестницей (выкатная)	1
80.1	Тепловая завеса Daigе HT 306.P=3кВт	1
93.3	Шкаф для документов (800x490x2000)	2
114.1	Кресло офисное	1
14.2.1	Крючок для одежды	4
14.5.13	Сушилка для обуви(600x250x400) металлическая	1
165.4	Запасное колесо	1
202.5	Полка ДСП (1000x210x120 мм)	2
214.1	Столешница 500x600 2R(ДСП)	1
214.22	Столешница 2R 800x500 (ДСП)	1
234.3	Стол письменный 1500x600 2R тумба 3ящ.	1
234.5	Стол 2000x600 2R 2 тумбы	1
236.2	Шкаф навесной под посуду 800*336*382 (ДСП)	1
236.3	Шкаф навесной 2000x336x382 (ДСП)	3

Схема расположения мебели и оборудования

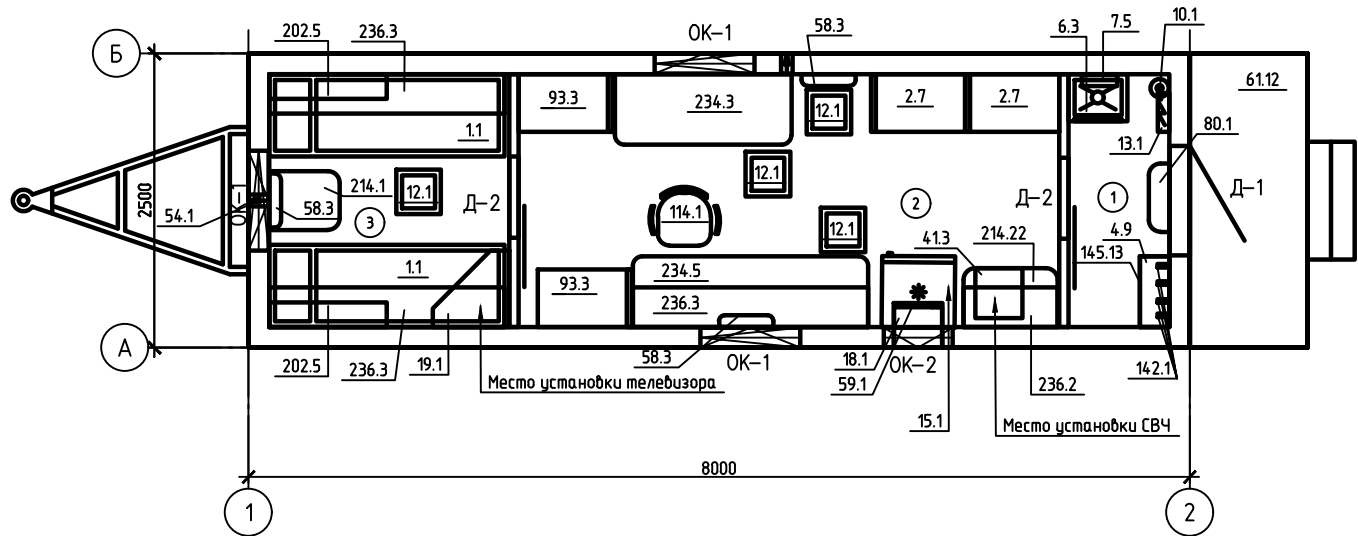

Спецификация элементов заполнения оконных проемов

Поз.	Обозначение	Наименование	Кол-во, шт.
1	OK-1	OC-6.6-8.5-2П-по-Pr05(MACO)/с москитной сеткой/4M1-14Ar-4M1-14Ar-4M1	3
2	OK-2	OC-5,05 - 5,85 2 И от Nordprof 58 (VORNE) без заполнения (под кондиционер)	1

Спецификация элементов заполнения дверных проемов

Поз.	Обозначение	Наименование	Кол-во, шт.
1	Д-1	ДМ 20-9П	1
2	Д-2	ДГ-Р 20.3-13.8 (ЛДСП-ольха-22) Л	2

M-K1-C-12-ЖМАС-0002-95

ЗМ "Мастер"

Изм.	Кол.уч.	Лист	№ док.	Подп.	Дата
Инженер	Лакомова				
Продерил	Михель				
Н.контр.					
Согласовано	Гаиров				

Стадия	Лист	Листов

Схема расстановки мебели и оборудования

* завод изготовитель вправе менять марку оборудования, не ухудшая технических характеристик.